



COMUNE  
DI  
NOCERA SUPERIORE  
(PROVINCIA DI SALERNO)

IL R.U.P.  
Architetto Vincenzo Sportiello

PROGETTAZIONE  
Architetto Pasquale Sorrentino  
VIA T.B. LOMBARDI N°51  
e-mail: architettosorrentino@virgilio.it

PROGETTO ESECUTIVO


LAVORI DI RIQUALIFICAZIONE  
E COMPLETAMENTO PER  
UFFICI COMUNALI LOCALE EX  
MATTATOIO SITO ALLA VIA  
LUIGI PETROSINO

IMPIANTO ELETTRICO

IMP. 1.1 RELAZIONE DI CALCOLO  
IMP. 1.2 Elaborati grafici Fabbricato A)  
IMP. 1.3 Elaborati grafici Fabbricato B)  
IMP. 1.4 Particolari costruttivi

SCALA 1:50

Imp. 1.3

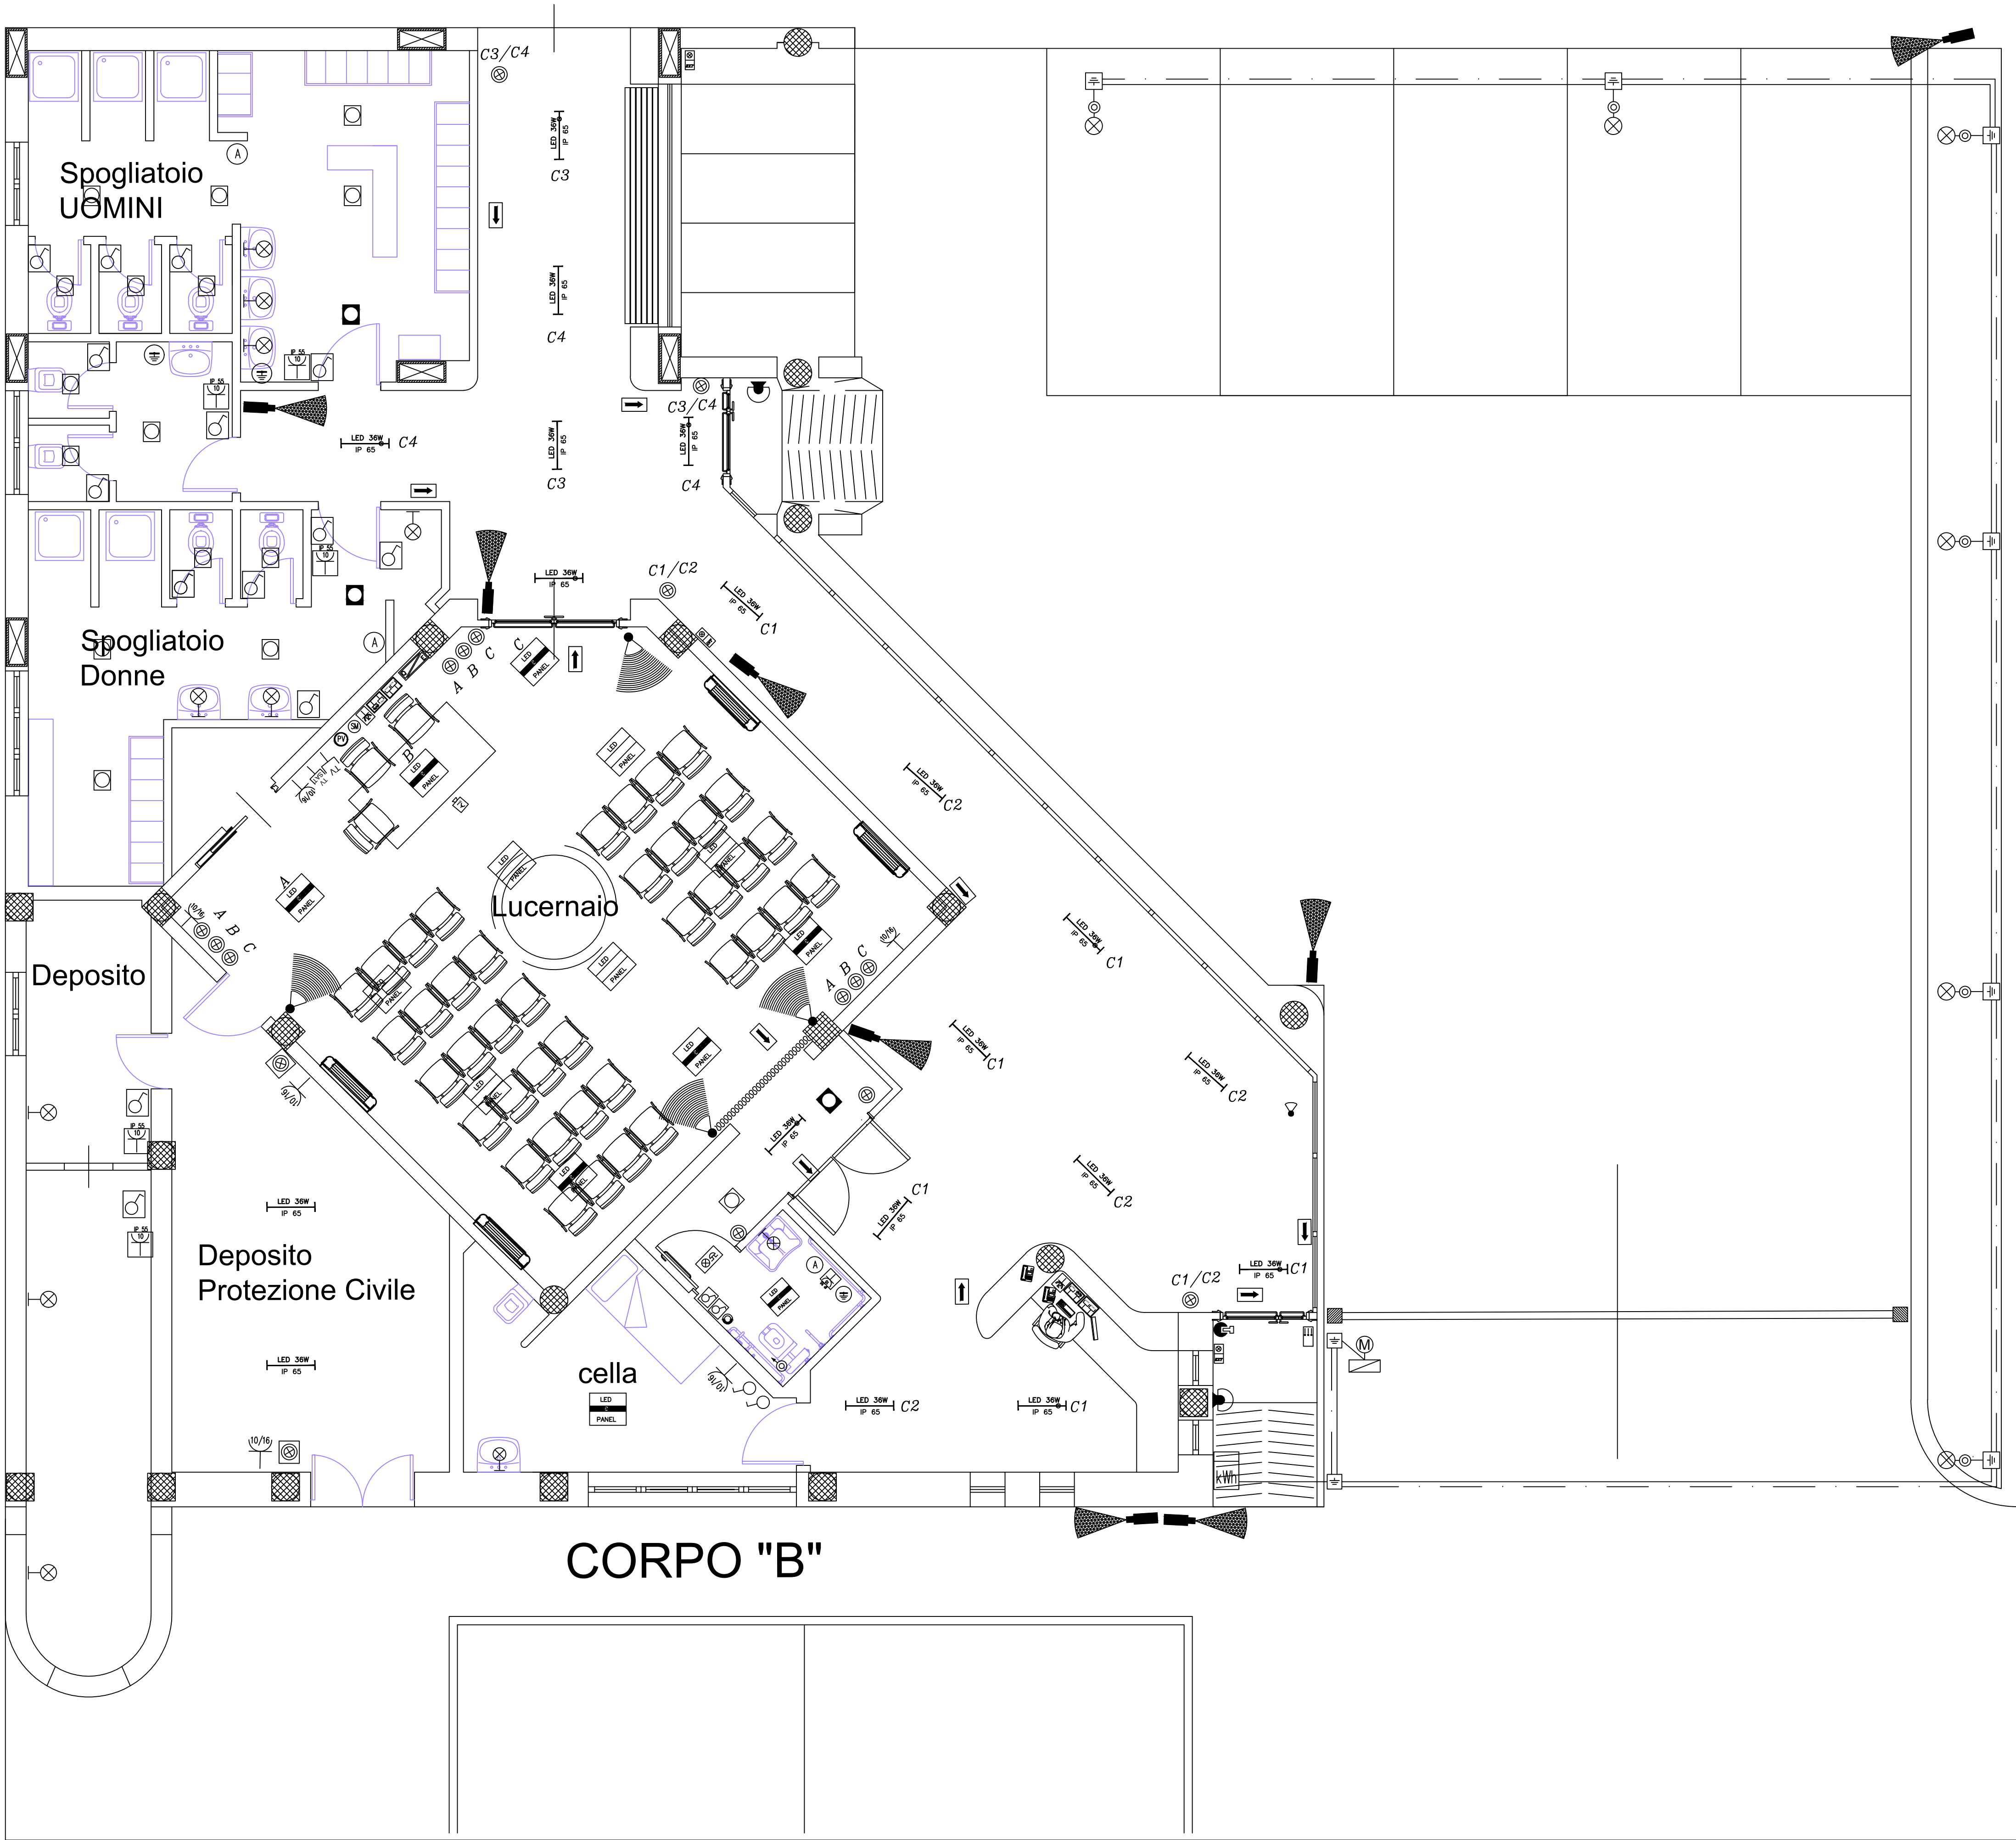

LEGENDA SIMBOLI	
SIMBOLO	DESCRIZIONE
	CONTATORE DI ENERGIA ATTIVA
	PUNTO LUCE INTERRUTTORE
	PUNTO LUCE DEVIATORE
	PUNTO LUCE PULSANTE LUMINOSO
	PUNTO LUCE INTERRUTTORE ENTRO CALOTTA IP65
	PUNTO LUCE DEVIATORE ENTRO CALOTTA IP65
	PUNTO LUCE PULSANTE LUMINOSO ENTRO CALOTTA IP65
	PUNTO LUCE TIRANTE EMERGENZA WC
	PULSANTE DI RESET EMERGENZA WC
	PUNTO DIPRESA 2P+T P.F.M. 2X10/16A
	PUNTO DIPRESA 2P+T P.F.M. 2X10/16A ENTRO CALOTTA IP65
	PUNTO PRESA CEE 17 2P+T 220V-16A INTERBLOCCATA,CON FUSIBILI IP65
	PUNTO PRESA CEE 17 3P+T 380V-16A INTERBLOCCATA,CON FUSIBILI IP65
	PRESA DATI RJ45-PRESA TELEFONICA RJ45
	PRESA UNEL-PRESA 10/16+T
	SEGNALAZIONE OTTICA-ACUSTICA EMERGENZA WC
	PRESA PC 10/16+T ENTRO SCATOLA DA INCASSO A PARETE
	PRESA PC 10/16+T ENTRO TORRETTA DA PAVIMENTO
	PUNTO PRESA RETE ETHERNET ENTRO SCATOLA AD INCASSO
	PUNTO PRESA RETE ETHERNET ENTRO TORRETTA A PAVIMENTO
	TORRETTA DA PAVIMENTO CONTENENTE PRESE ELETTRICHE E RETE ETHERNET
	TORRETTA DA PAVIMENTO CONTENENTE AUDIO E VIDEO
	GRUPPO PRESE ELETTRICHE,VIDEO,RETE ETHERNET A SERVIZIO DEL VIDEOPROIET.
	PRESA TELEFONICA
	PRESA TV TERRESTRE
	PRESA TV SATELLITARE
	PUNTO DI ALIMENTAZIONE FAN-COLL / UTA
	PUNTO DI ALIMENTAZIONE ASCIUGAMANI ELETTRICO
	PULSANTE DI SGANCIO ALIMENTAZIONE EDIFICIO
	SEZIONATORE EMERGENZA ASCENSORE
	PUNTO DI ALIMENTAZIONE BADGE
	ALIMENTAZIONE TENDA MOTORIZZATA
	ALIMENTAZIONE SCHERMO MOTORIZZATO
	ALIMENTAZIONE STACCA-MOTORIZZATA-VIDEO-PROIETTORE
	SENSORE DI PRESENZA
	QUADRO ELETTRICO GENERALE
	QUADRO RACK RETE ETHERNET
	QUADRO ELETTRICO DI ZONA
	UPS
	CORPO ILLUMINANTE A LED 36W DA PLAFONE IP65
	CORPO ILLUMINANTE A LED 36W DA PLAFONE IP65 CON EMERGENZA
	CORPO ILLUMINANTE 600x800 DEL TIPO LED PANEL DIMMERABILE DALI PER INCASSO A CONTROSOFFITTO
	CORPO ILLUMINANTE 600x800 DEL TIPO LED PANEL DIMMERABILE DALI PER INCASSO A CONTROSOFFITTO CON GRUPPO AUTONOMO IN EMERGENZA
	CORPO ILLUMINANTE 300x300 DEL TIPO LED PANEL DIMMERABILE DALI PER INCASSO A CONTROSOFFITTO
	CORPO ILLUMINANTE 300x300 DEL TIPO LED PANEL DIMMERABILE DALI PER INCASSO A CONTROSOFFITTO CON GRUPPO AUTONOMO IN EMERGENZA
	PUNTO LUCE GENERICO A PARETE
	CORPO ILLUMINANTE A PARETE VERTICALE DEL TIPO A LED 71W IP65
	CORPO ILLUMINANTE INDICATORE VIE DI ESODO DEL TIPO LED CON EMERGENZA
	APPLIQUE PER ESTERNO
	CENTRALINA ANTINTRUSIONE COMPLETA DI COMBINATORE
	RIVELATORE VOLUMETRICO A DOPPIA TECNOLOGIA
	SEGNALATORE OTTICO-ACUSTICO DA ESTERNO PER IMPIANTO ANTINTRUSIONE
	SEGNALATORE OTTICO-ACUSTICO DA INTERNO PER IMPIANTO ANTINTRUSIONE
	TELECAMERA IMPIANTO TVCC
	CHIABE ELETTRONICA IMPIANTO ANTINTRUSIONE
	VIDEOCITOFONO
	PULSANTIERA ESTERNA VIDEOCITOFONO
	COLLEGAMENTI EQUIPOTENZIALI
	CASSETTA CON NODO EQUIPOTENZIALE
	POZZETTO ISPEZIONABILE CON DISPERSORE
	PUNTO LUCE SU PALO
	MOTORE PER CANCELLO
	ALIMENTAZIONE VIDEOPROIETTORE
	DORSALE IN CANALINA METALLICA
	LINIE ELETTRICHE IN TUBI INCASSATI
	LINIA ELETTRICA IN CAVIDOTTO INTERRATO
	CORDA DI RAME NUDA DA 35mmq